




PLANTA IMPLANTAÇÃO – FOSSA SÉPTICA e SUMIDOURO  
ESCALA 1 : 100

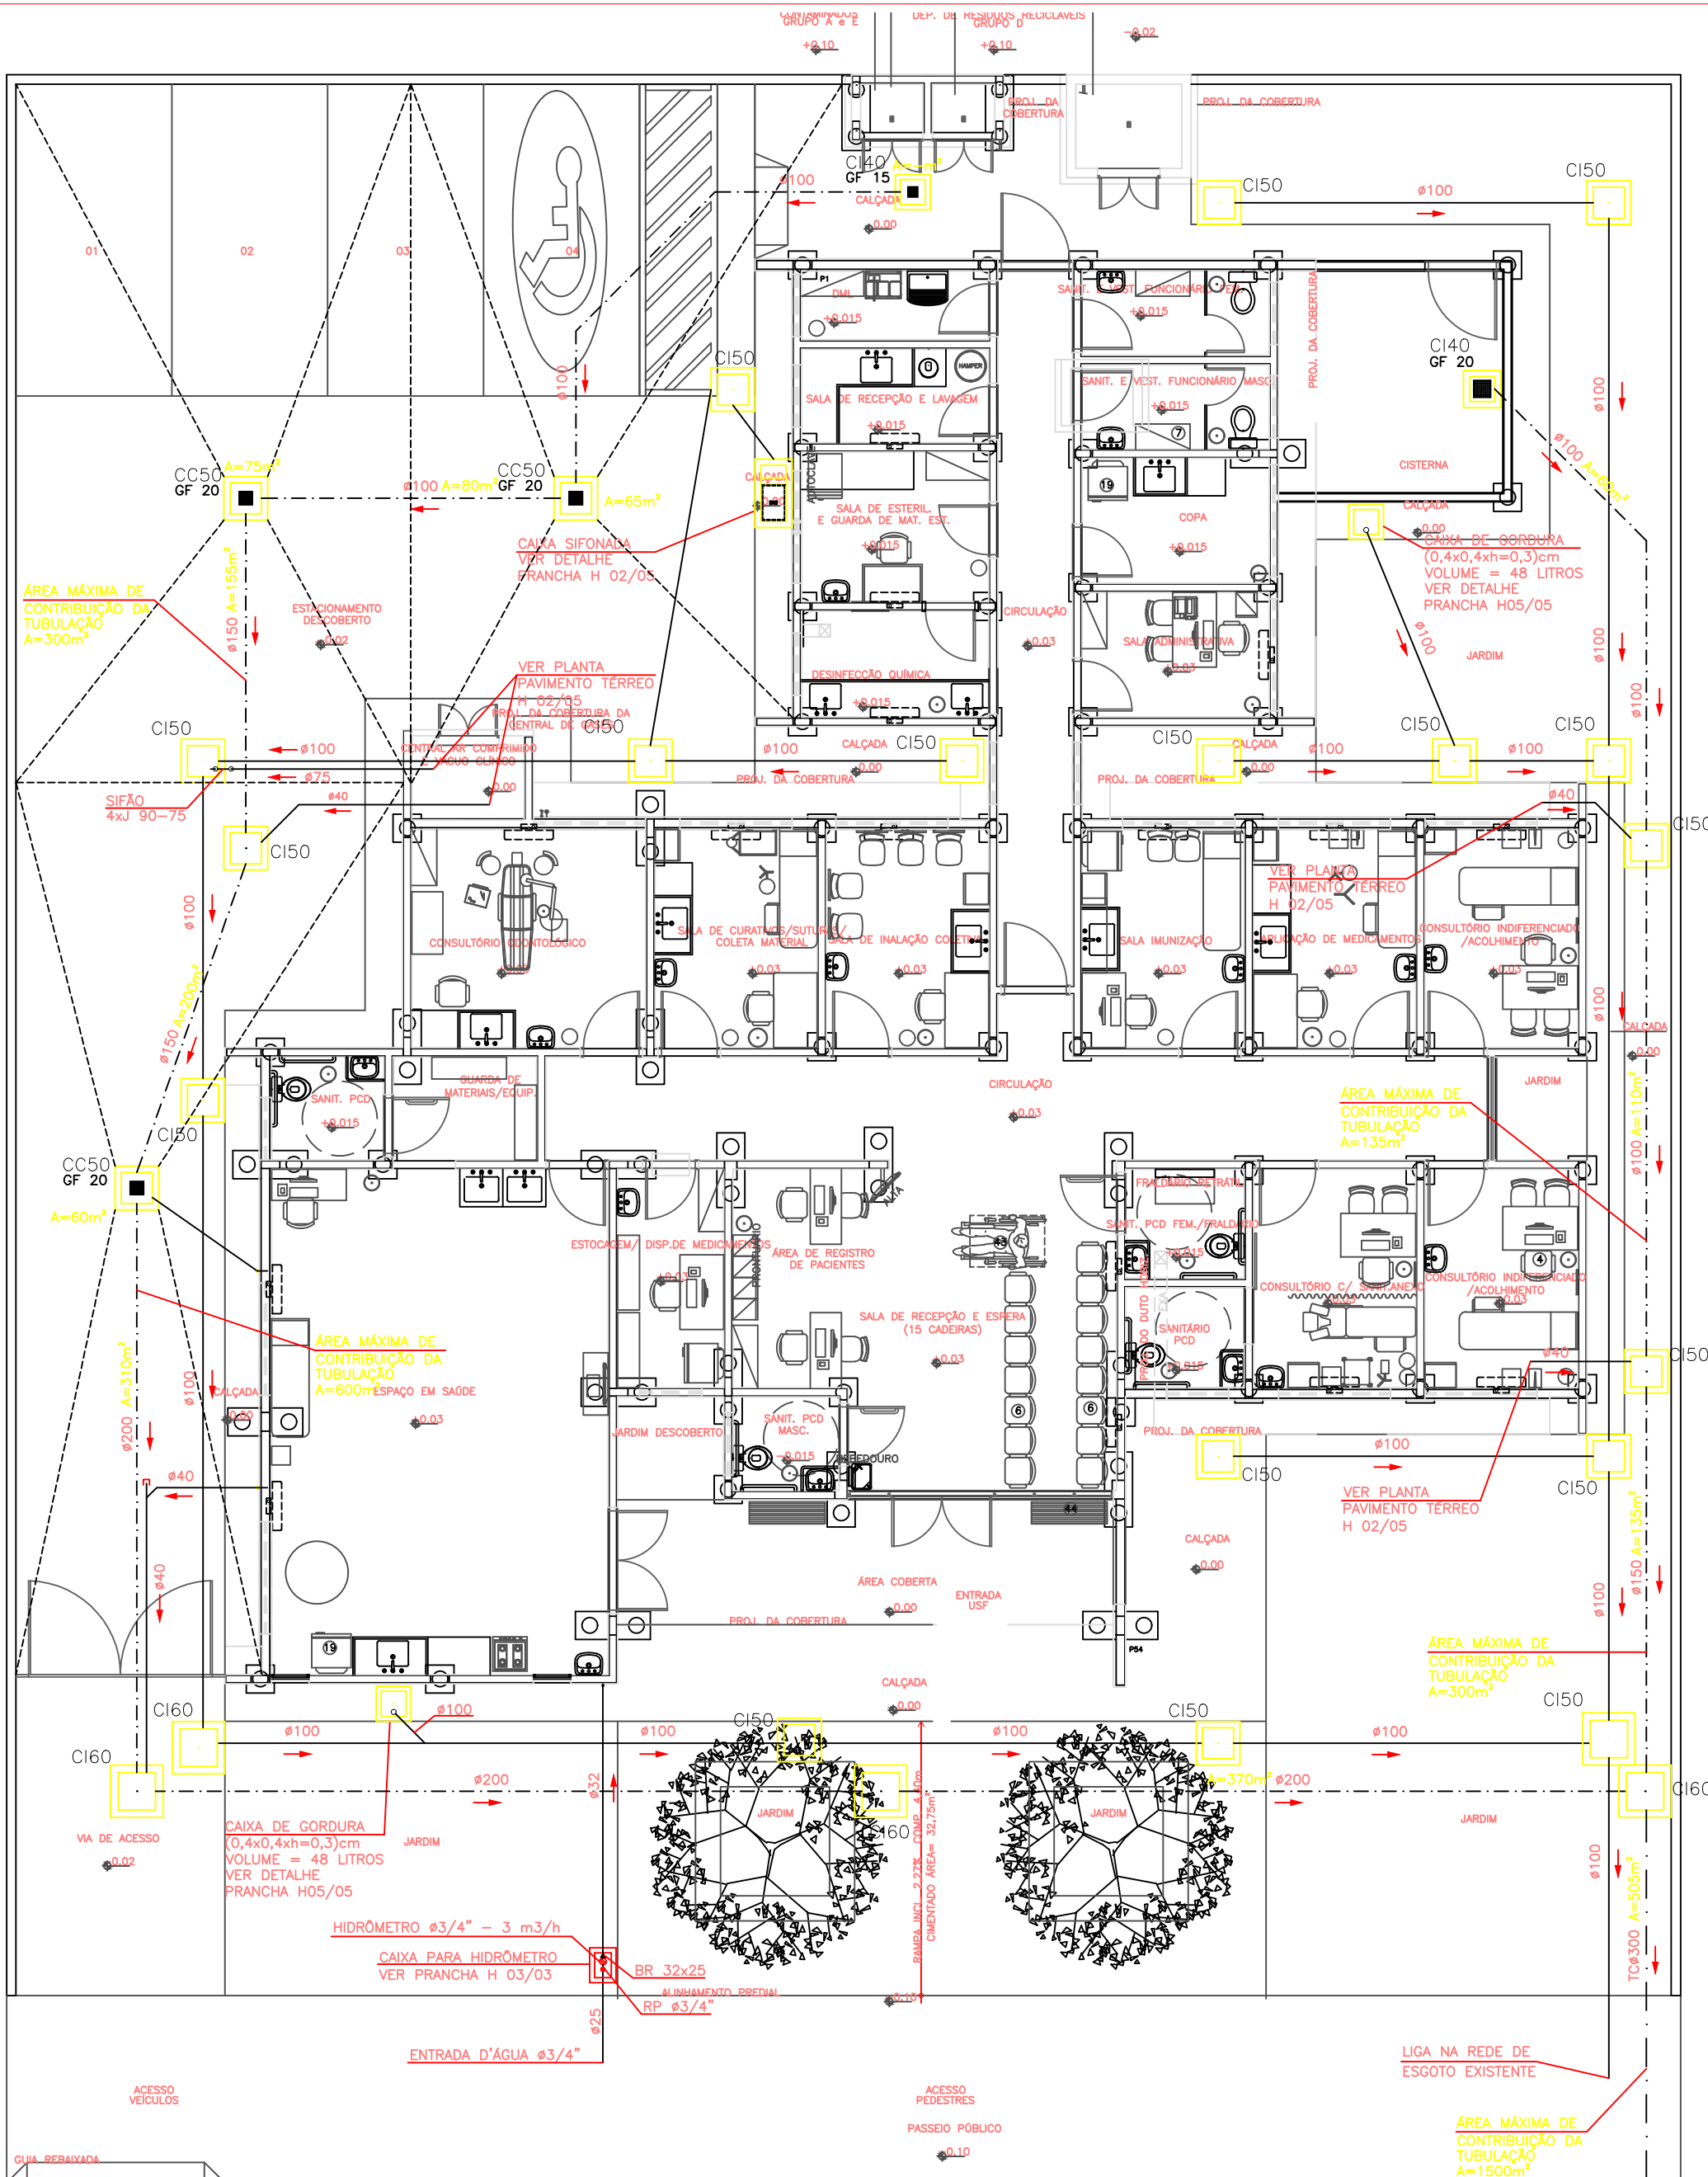



PLANTA IMPLANTAÇÃO – LIGAÇÃO REDE DE ESGOTO E ÁGUA PLUVIAL À DIREITA  
ESCALA 1 : 100

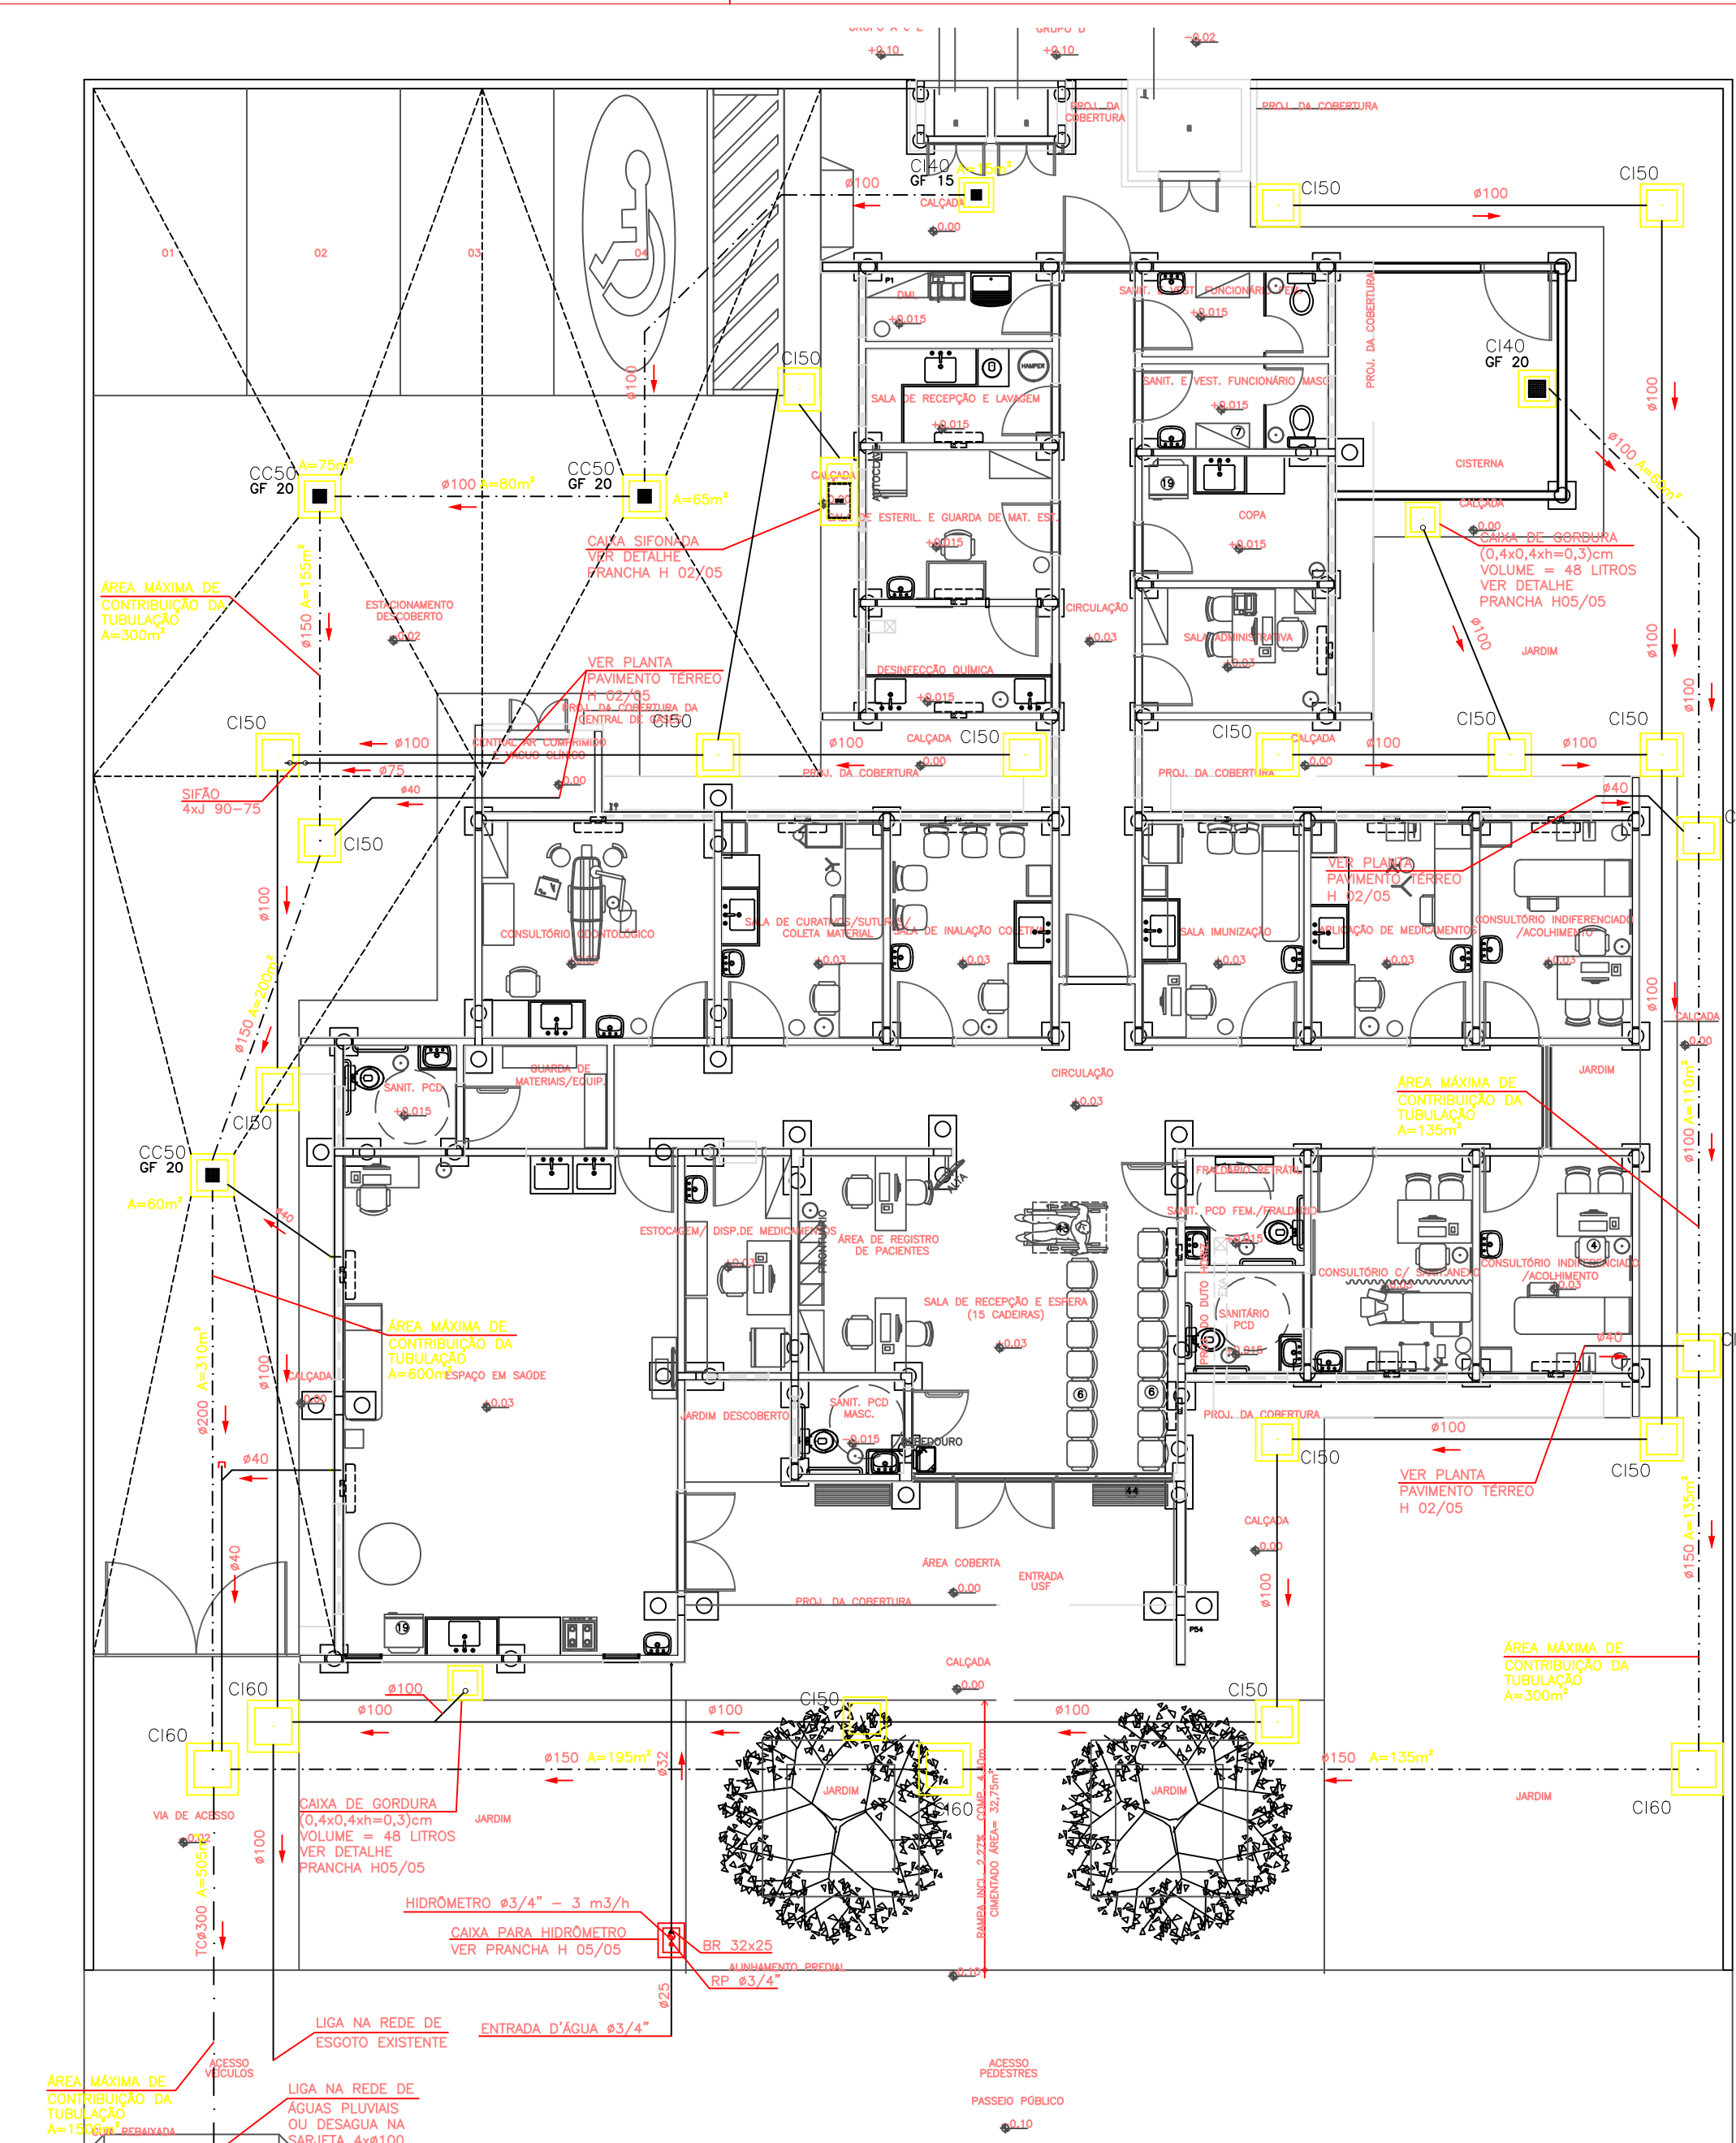

PLANTA IMPLANTAÇÃO – LIGAÇÃO REDE DE ESGOTO E ÁGUA PLUVIAL À ESQUERDA  
ESCALA 1 : 100

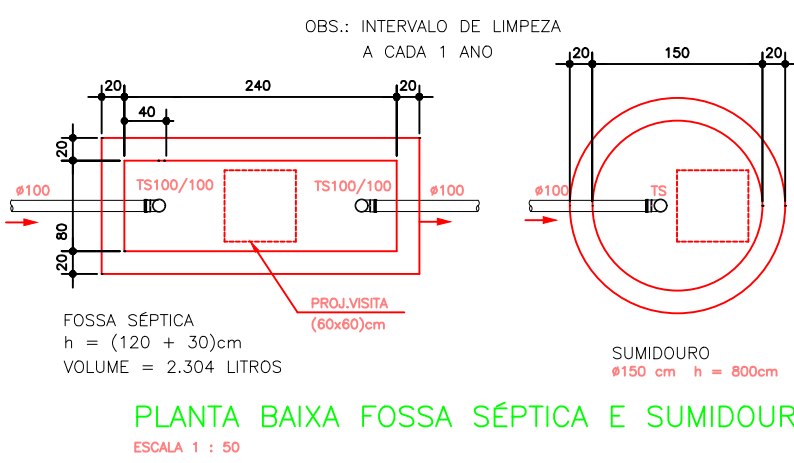

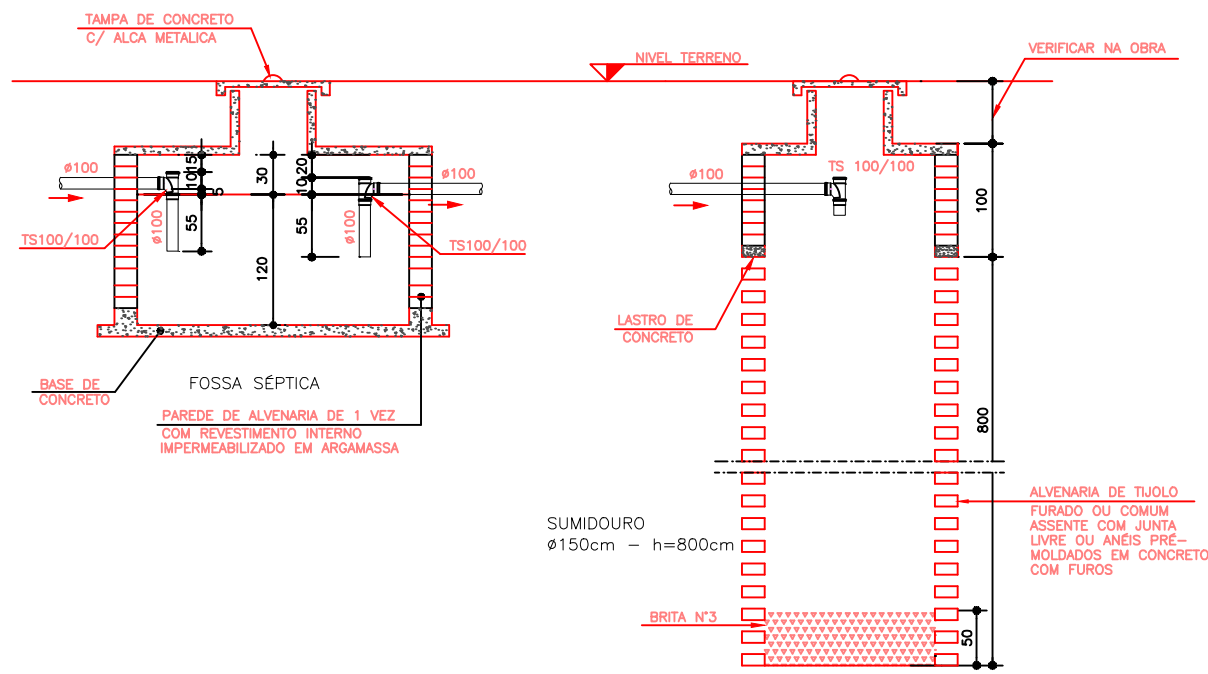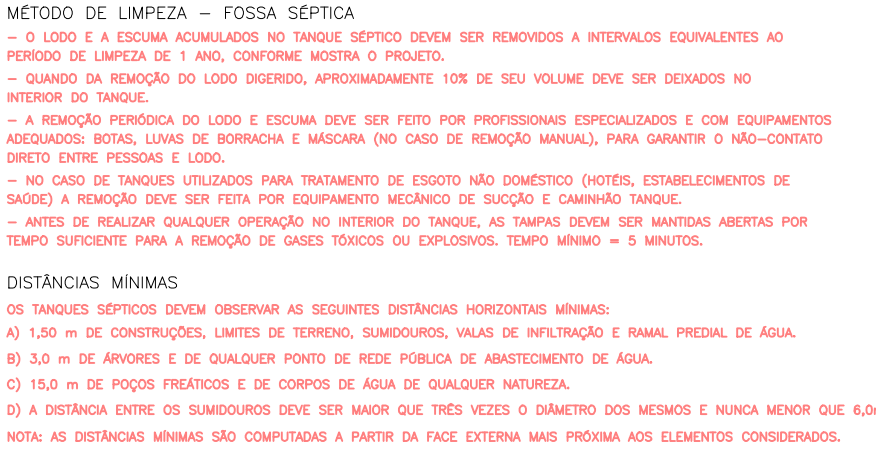


PLANTA BAIXA FOSSA SÉPTICA e SUMIDOURO  
ESCALA 1 : 50



CORTE ESQUEMÁTICO FOSSA SÉPTICA e SUMIDOURO  
ESCALA 1 : 50

### LEGENDA:

- C140 – CAIXA DE INSPEÇÃO (40x40)cm
- C150 – CAIXA DE INSPEÇÃO (50x50)cm
- C160 – CAIXA DE INSPEÇÃO (60x60)cm
- CC50 – CAIXA DE CAPTAÇÃO (50x50)cm
- GF15 – GRELHA DE FERRO (15x15)cm
- GF20 – GRELHA DE FERRO (20x20)cm
- REDE DE ESGOTO
- - - REDE DE ÁGUA PLUVIAL
- REDE DE ÁGUA FRIA

  <div>GOVERNO DO ESTADO DO PARANÁ SEIL - SECRETARIA DE INFRAESTRUTURA E LOGÍSTICA PARANÁ EDIFICAÇÕES GERÊNCIA DE PROJETOS</div>	
PROPRIETÁRIO: GOVERNO DO ESTADO DO PARANÁ	MUNICÍPIO: CURITIBA - PR
OBRA: UNIDADE DE SAÚDE DA FAMÍLIA - PORTE 1 / PSF DO RESIDENCIAL JULIETA LORDANI	TIPO: CONSTRUÇÃO
LOCAL: RUA JOSE ENES DA SILVA, S/Nº - QUADRA 07 - ÁREA INSTITUCIONAL DO MUNICÍPIO	PROJETO: HIDRÁULICO
AUTOR DO PROJETO / REGISTRO PROF.: Evaristo Queiroz dos Santos/CREA PR 24.813/D	REFERÊNCIA: PLANTA IMPLANTAÇÃO
AUTOR DO PROJETO / REGISTRO PROF.: Evaristo Queiroz dos Santos/CREA PR 24.813/D	
RESPONSÁVEL TÉCNICO / REGISTRO PROF.: Evaristo Queiroz dos Santos/CREA PR 24.813/D	
<div>MEP - ARQUITETURA E PLANEJAMENTO EPP CNPJ 06.164.966/0001-28 CREA-CAU - PR - 61.798-9 ENDEREÇO: RUA MILTON GAVETTI, 369 - LONDREIRA-PR CEP - 86050-720 E-MAIL: OU SITE maparquitectura@maparquitectura.org.br TELEFONE (43) 3328-1020</div> <div><div>HID 01/05</div></div>	